


LEGENDA SIMBOLI ELETTRICI	
	QUADRO ELETTRICO
	LAMPADA DI EMERGENZA SEMPRE ACCESA
	LAMPADA DI EMERGENZA
	PULSANTE DI EMERGENZA
	PULSANTE DI ALLARME
	RILEVATORI DI FUMO

LEGENDA SIMBOLI ANTINCENDIO	
	INFISSO REI
	IDRANTE UNI 45 DA INCASSO
	ESTINTORE
	PERCORSO DI USCITA VERSO L'ALTO
	PERCORSO DI USCITA ORIZZONTALE
	PERCORSO DI USCITA VERSO IL BASSO
	PORTA CON MANIGLIONE ANTIPANICO USCITA DI EMERGENZA
	PORTA CON MANIGLIONE ANTIPANICO
	PORTA CON MANIGLIA
	PORTA REI 80 CON CONGEGNO DI AUTOCHiusura
	MURATURA IN LATERIZIO FORATO DA 30 cm CON INTONACO NORMALE

	POZZETTO ISPEZIONABILE PER ALLOGGIAMENTO VALVOLA
	TUBAZIONE PE100 INTERRATA
	TUBAZIONE ZINCATA INTERRATA
	VALVOLA DI intercETTAZIONE
	ridUZIONE
	SENso DI FLUSSo
	COLONNA MONTANTE
	NUMERAZIONE IDRANTI
	ATTACCO DI MANDATA PER MOTOPOMPA VV. FF. DN 70
	IDRANTE UNI 45 DA INCASSO
	DESCRIZIONE NODO

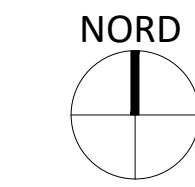

COMUNE DI LIZZANO

REV. 0	DATA LUGLIO 2023	DESCRIZIONE	NOTE



LAVORI DI COSTRUZIONE DI UNA MENSA PER LA SCUOLA PRIMARIA E DELL'INFANZIA ANNA FRANK

PROGETTISTA
GITECNA S.r.l.
Società di ingegneria con ISO certificata UNI EN ISO 9001:2015 e UNI EN ISO 14001:2015
Via C. Colombo n. 3, 74123 - Taranto
Ing. Gino Giuffrida



COMMITTENTE
COMUNE DI LIZZANO
Corso Vittorio Emanuele, 54, 74020 Lizzano SA
Sindaco: Dott.ssa Lucia Palombella
Arch. Rosanna Borsci

PROGETTO DEFINITIVO-ESECUTIVO AGGIORNATO


CODIFICA ELABORATO	DATA LUGLIO 2023		
22 008 01 VF 02 00	SCALA 1:100		
DISSETTO ELABORATO			
MISURE DI PREVENZIONE INCENDI Linee elettriche sistemi di rilevazioni antincendio			
REDATTO	CONTROLLATO	VERIFICATO	APPROVATO
Ing. G. Giuffrida	Ing. G. Giuffrida	Ing. G. Giuffrida	Ing. G. Giuffrida

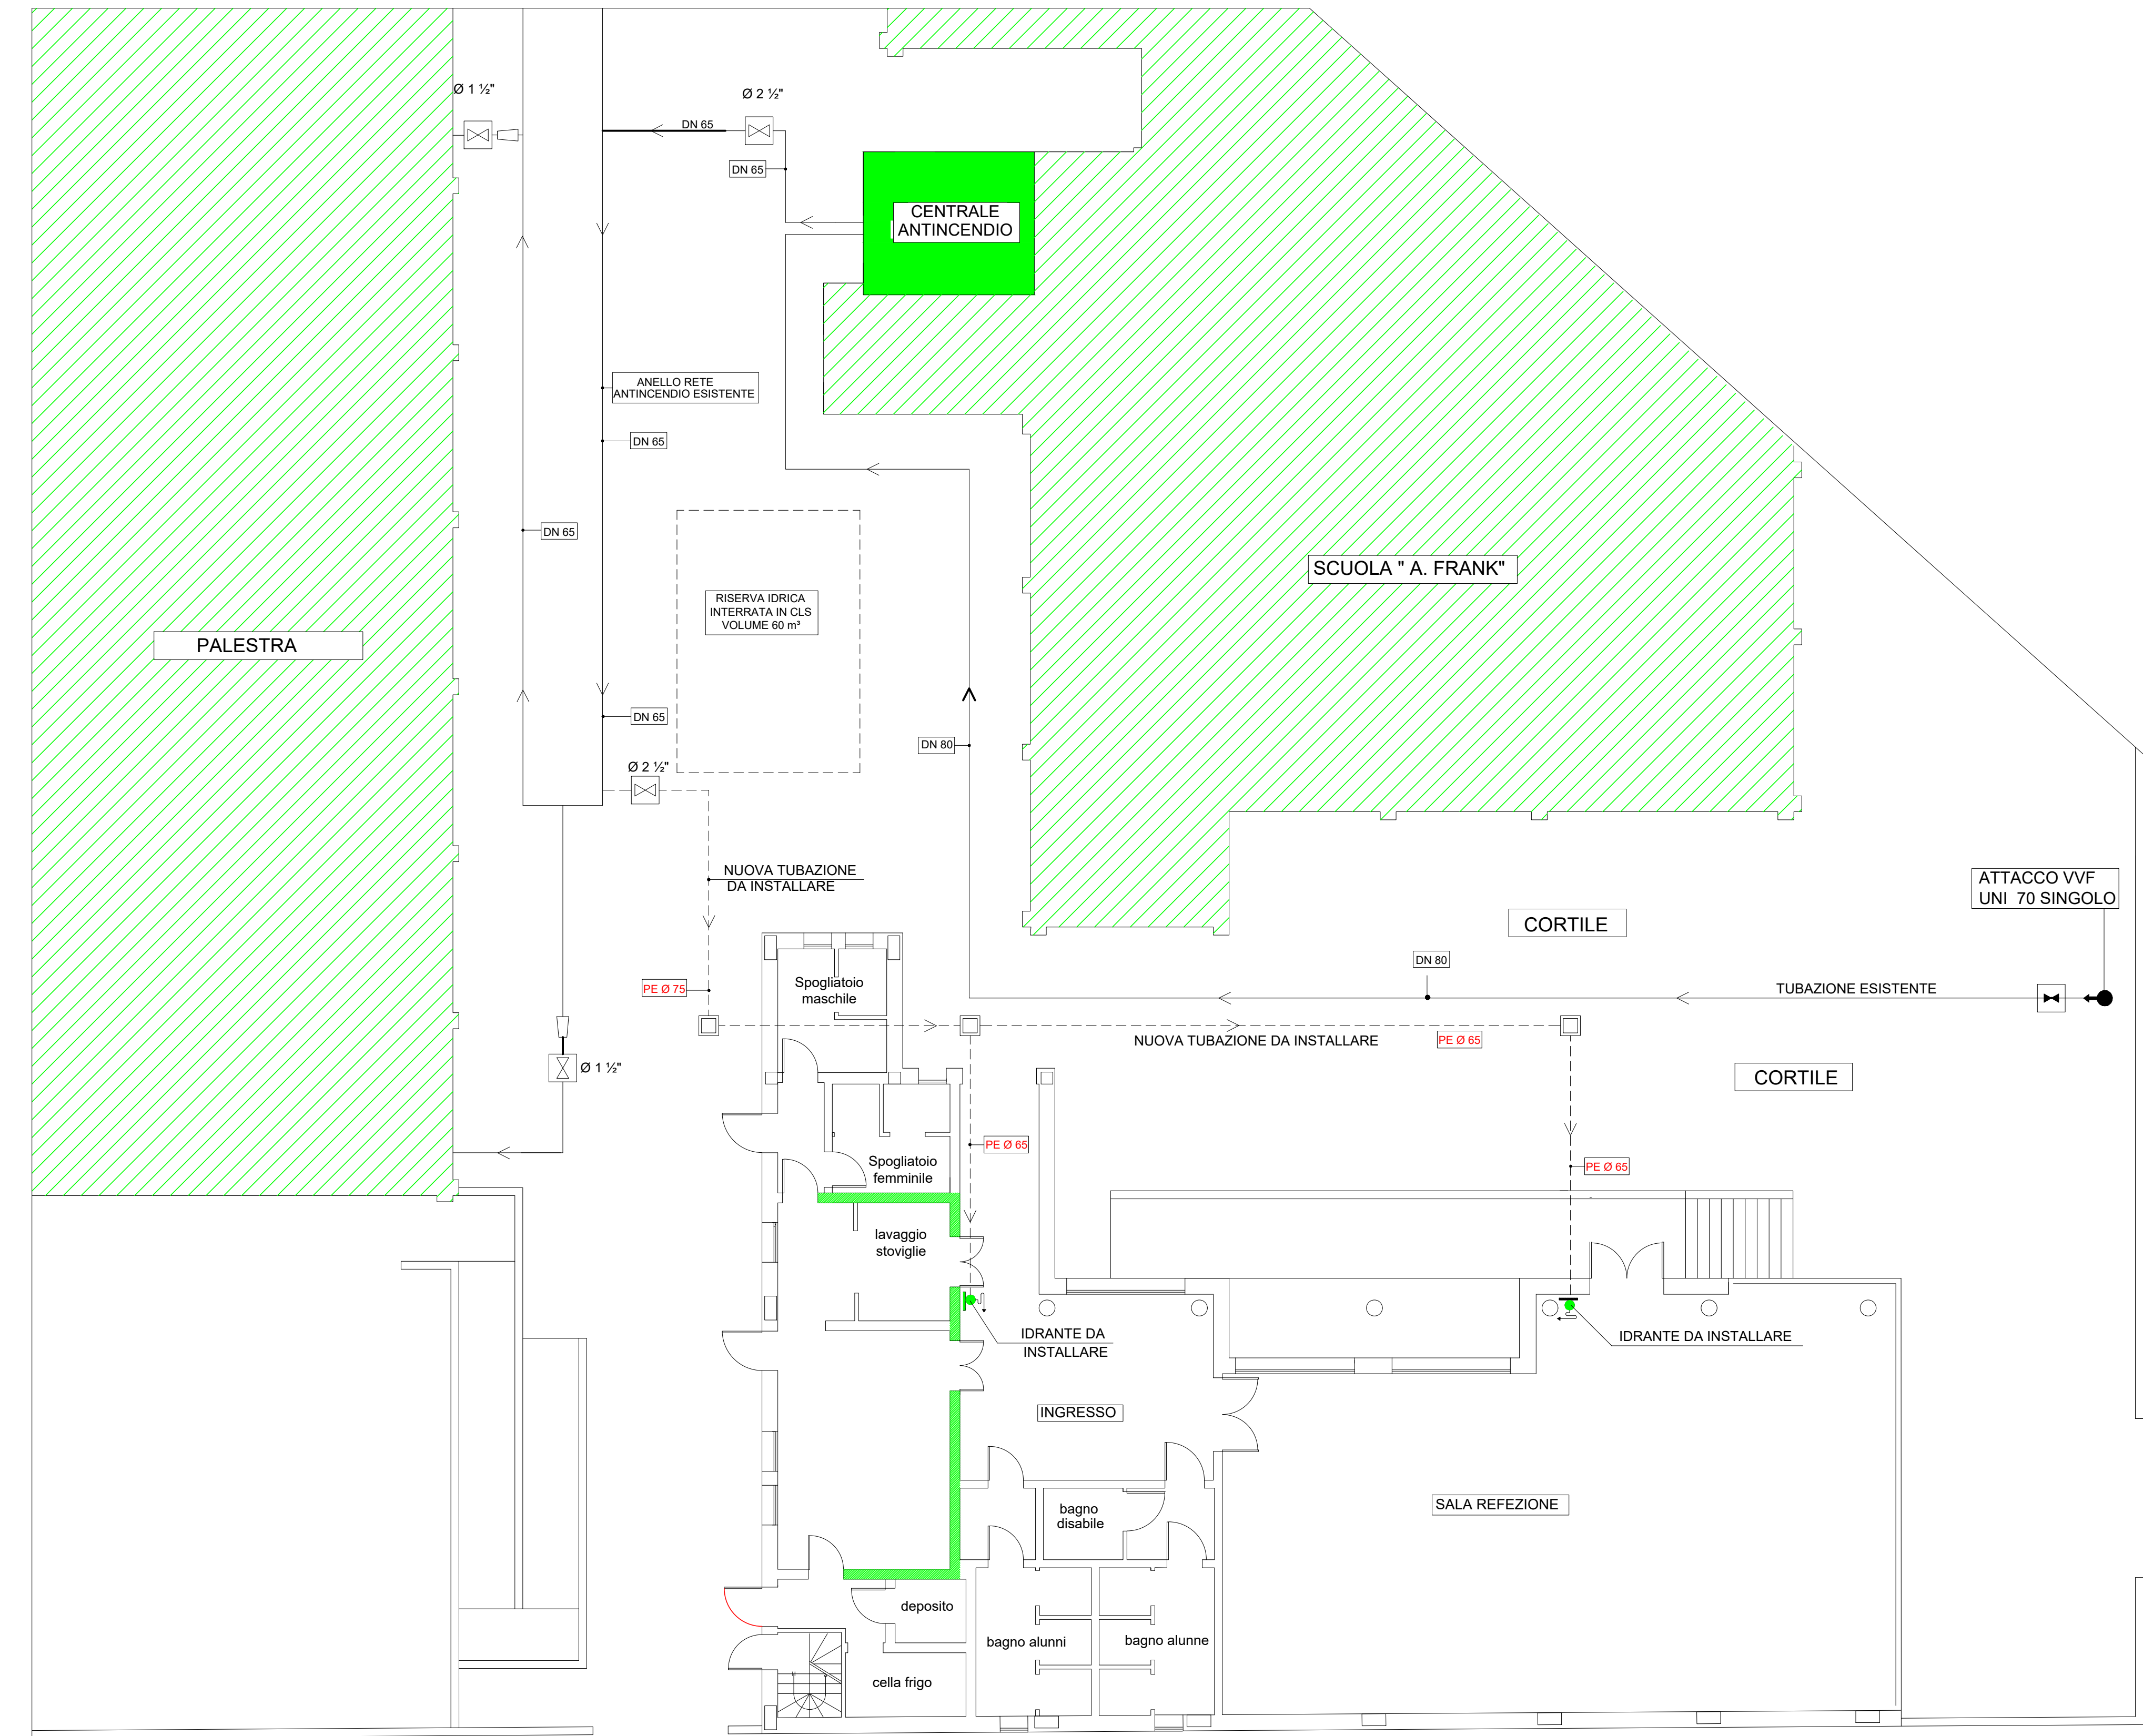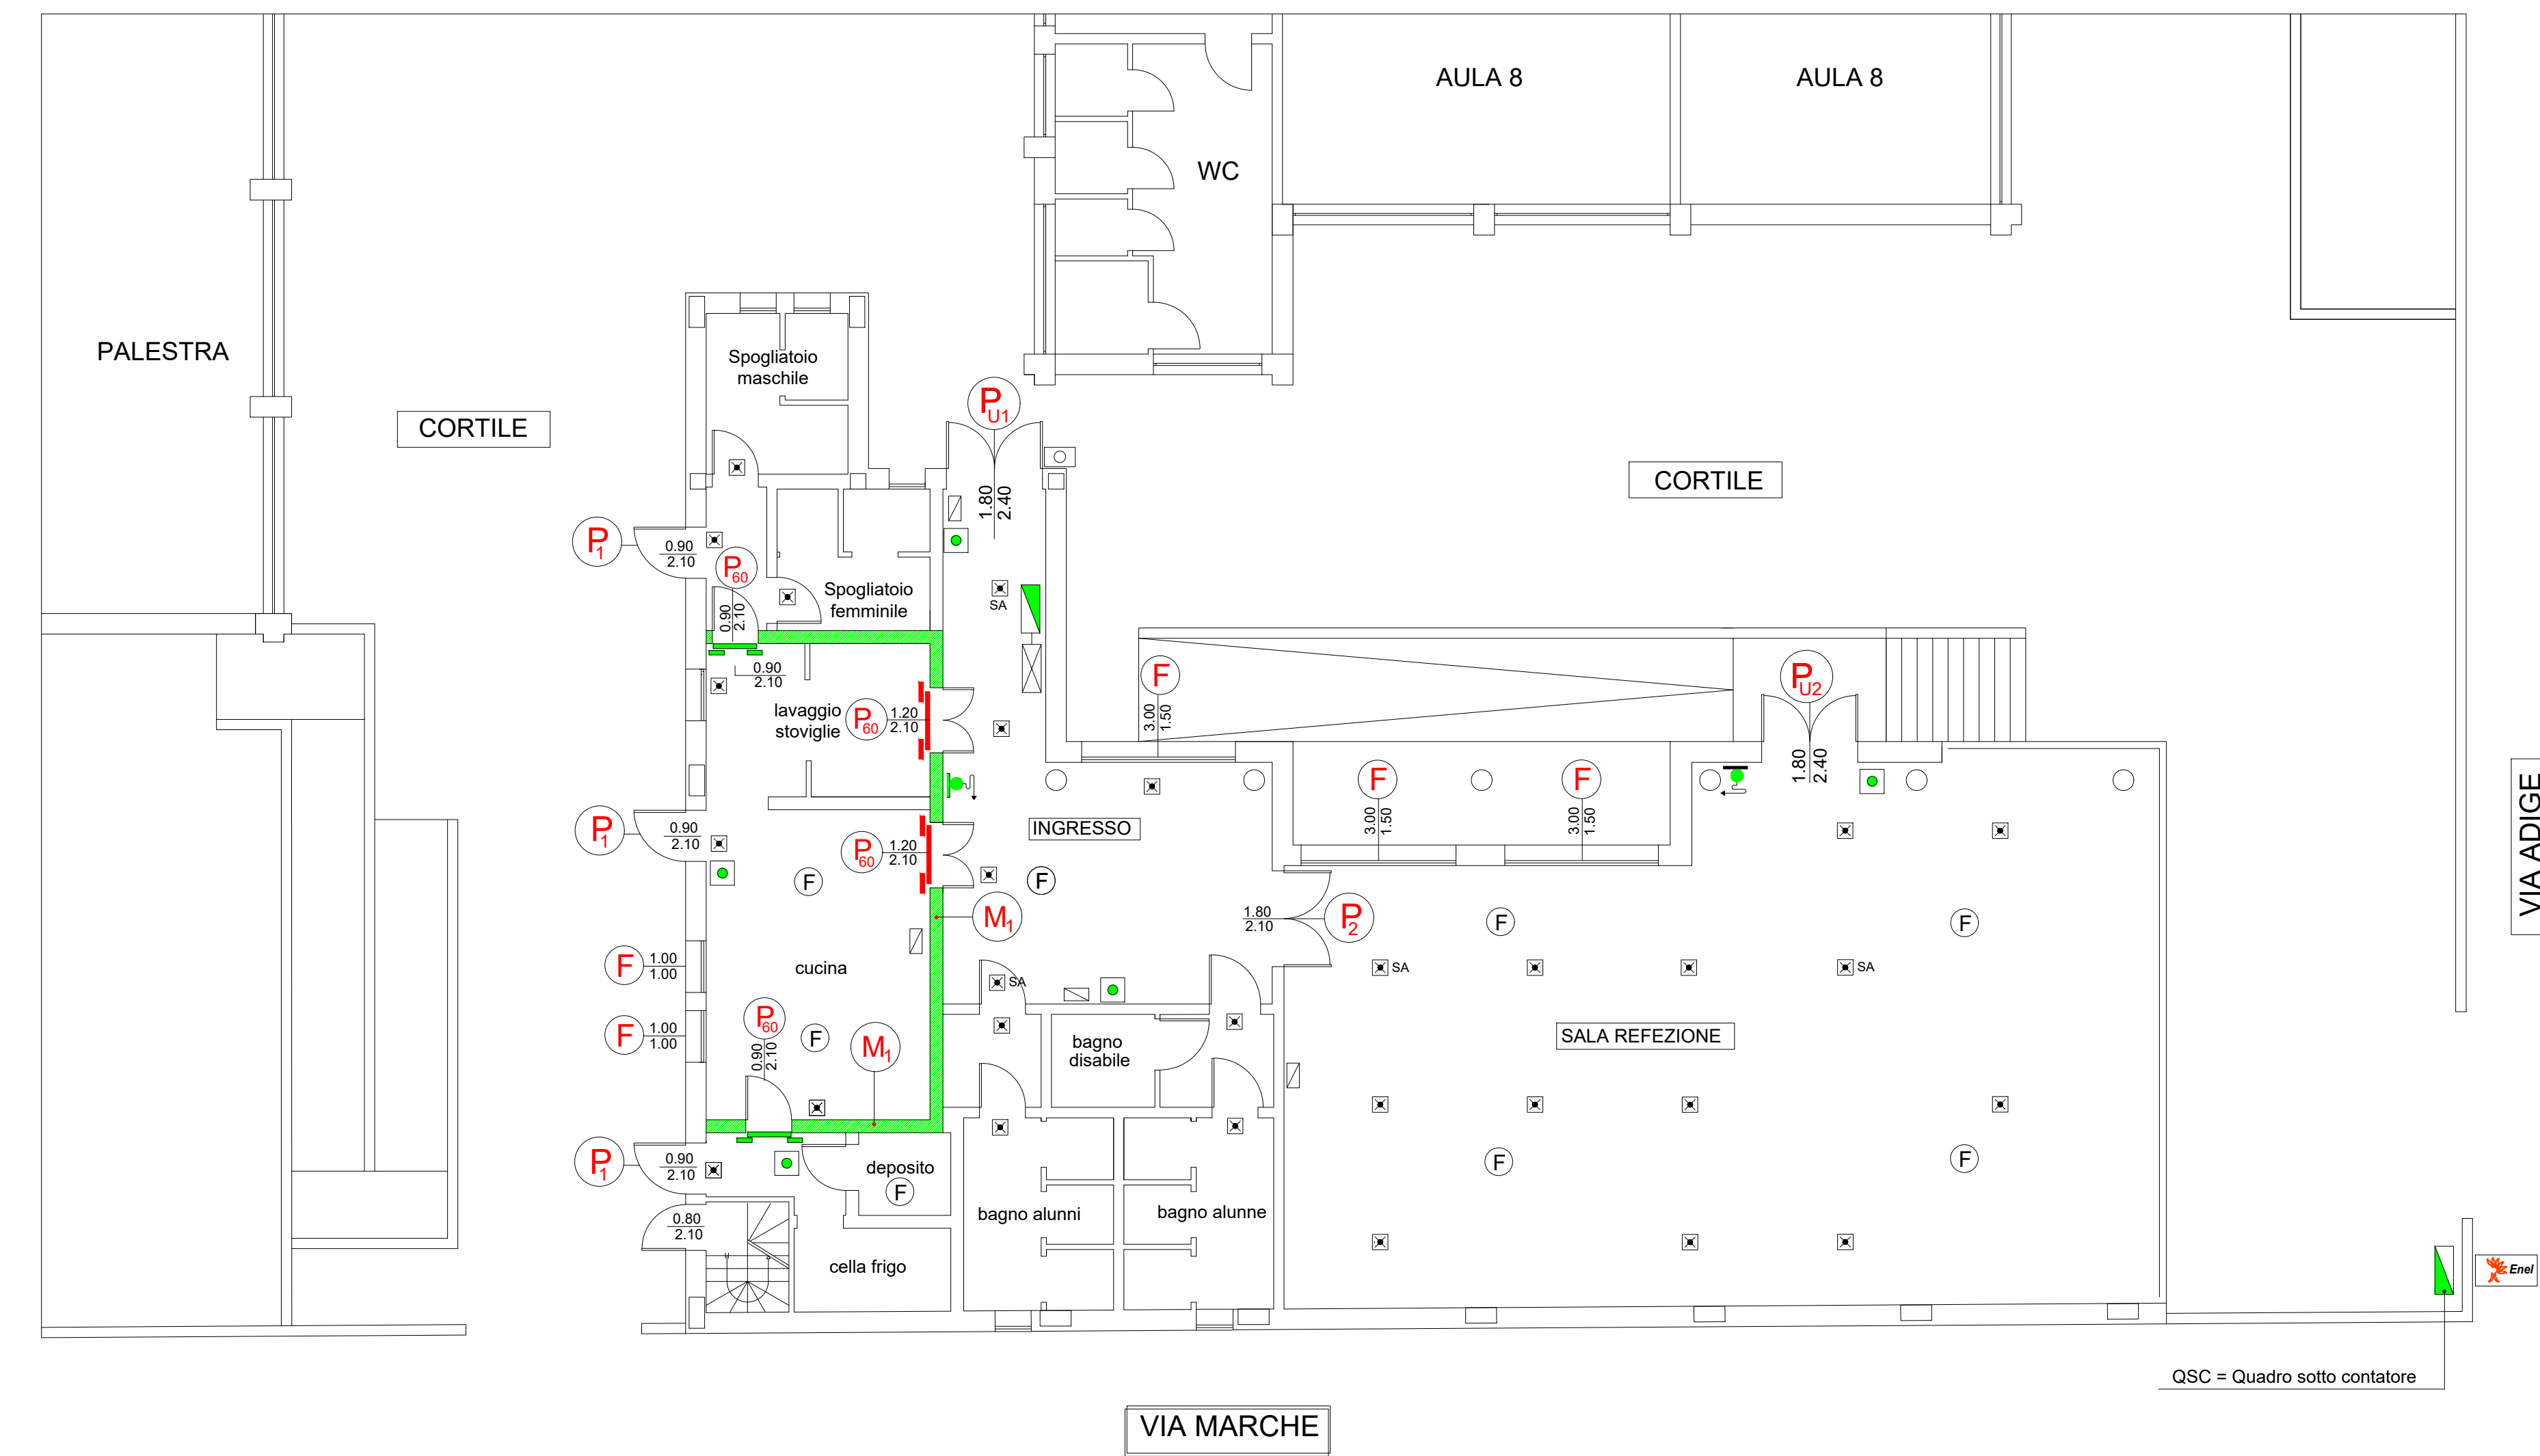


SCHEMA IDRAULICO RETE ANTINCENDIO SCUOLA

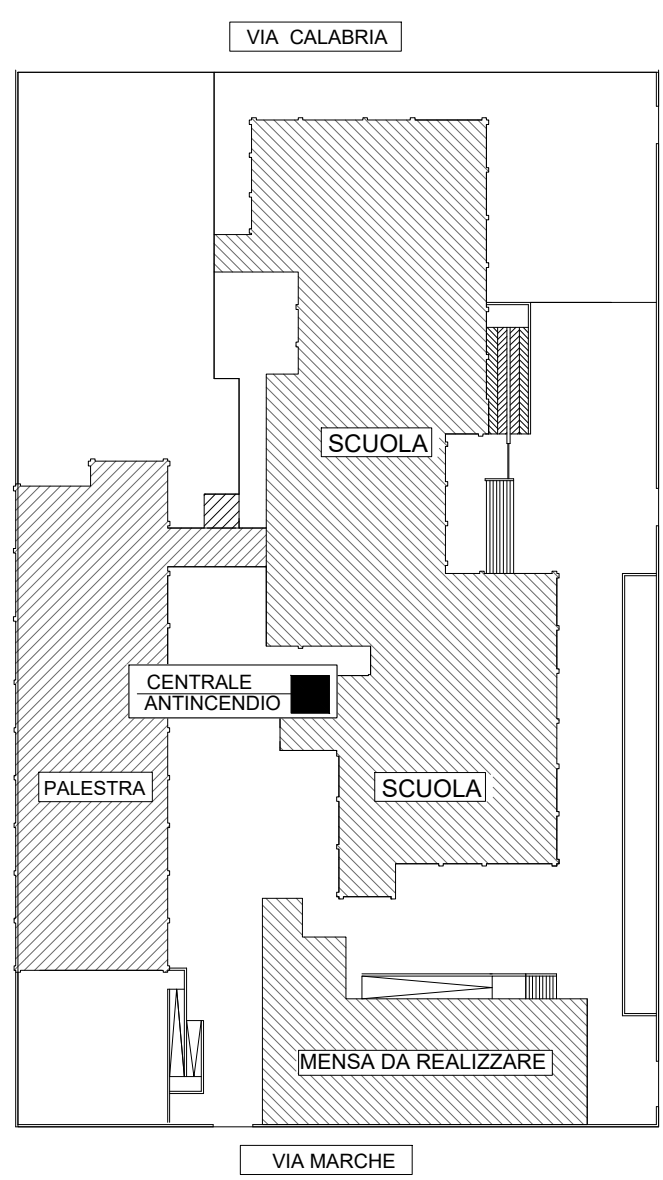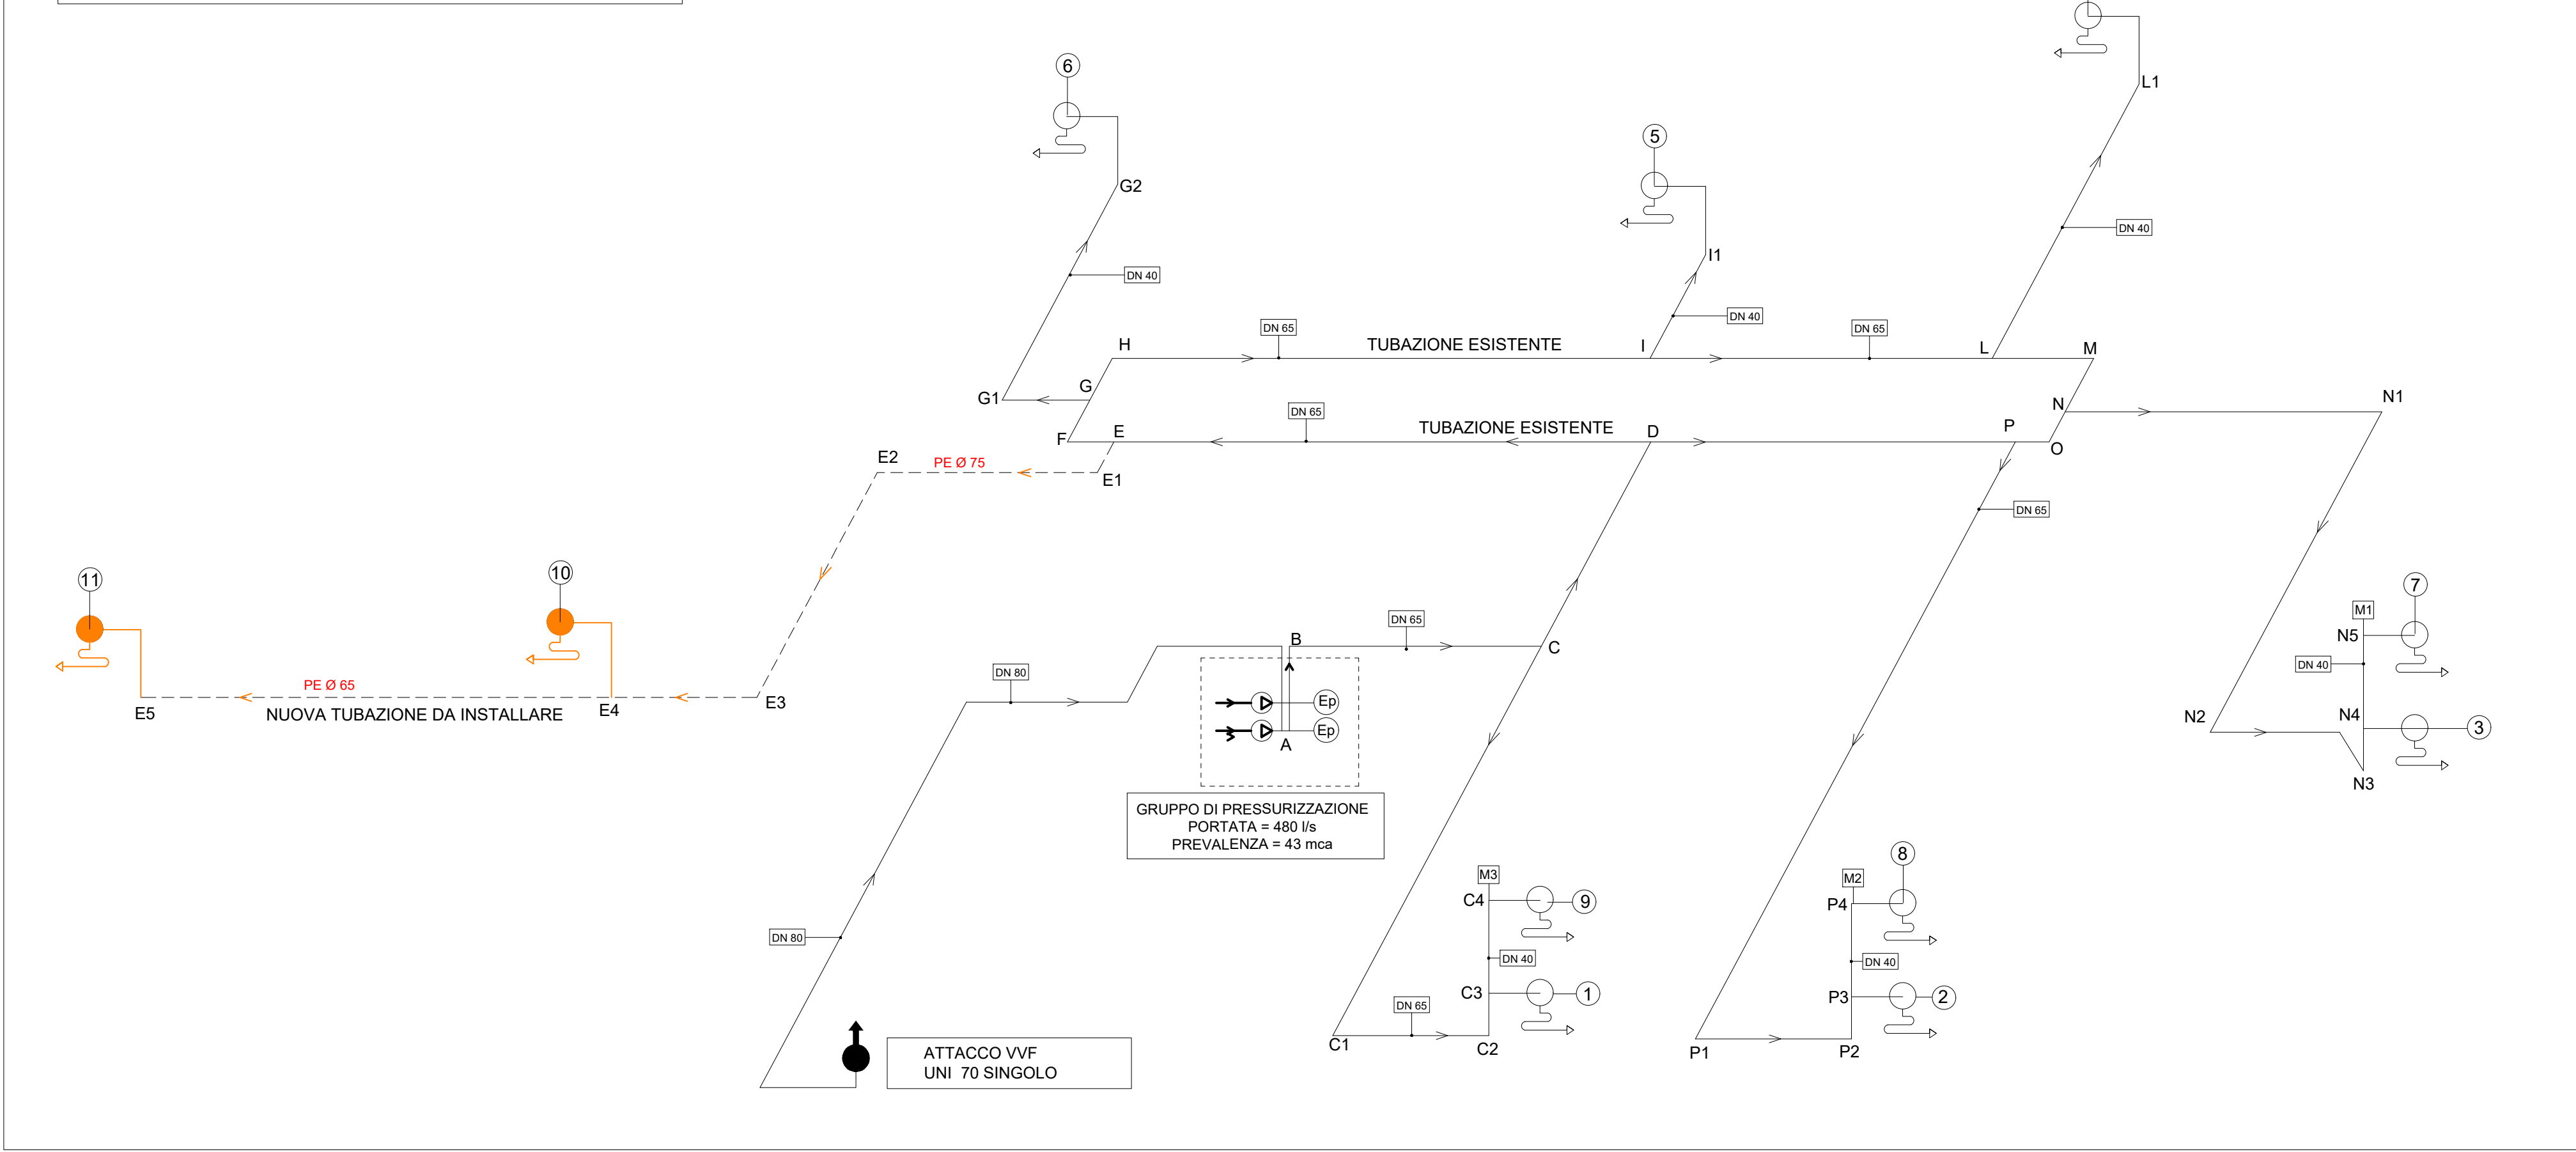

SCHEMA DI DISTRIBUZIONE DEI QUADRI ELETTRICI

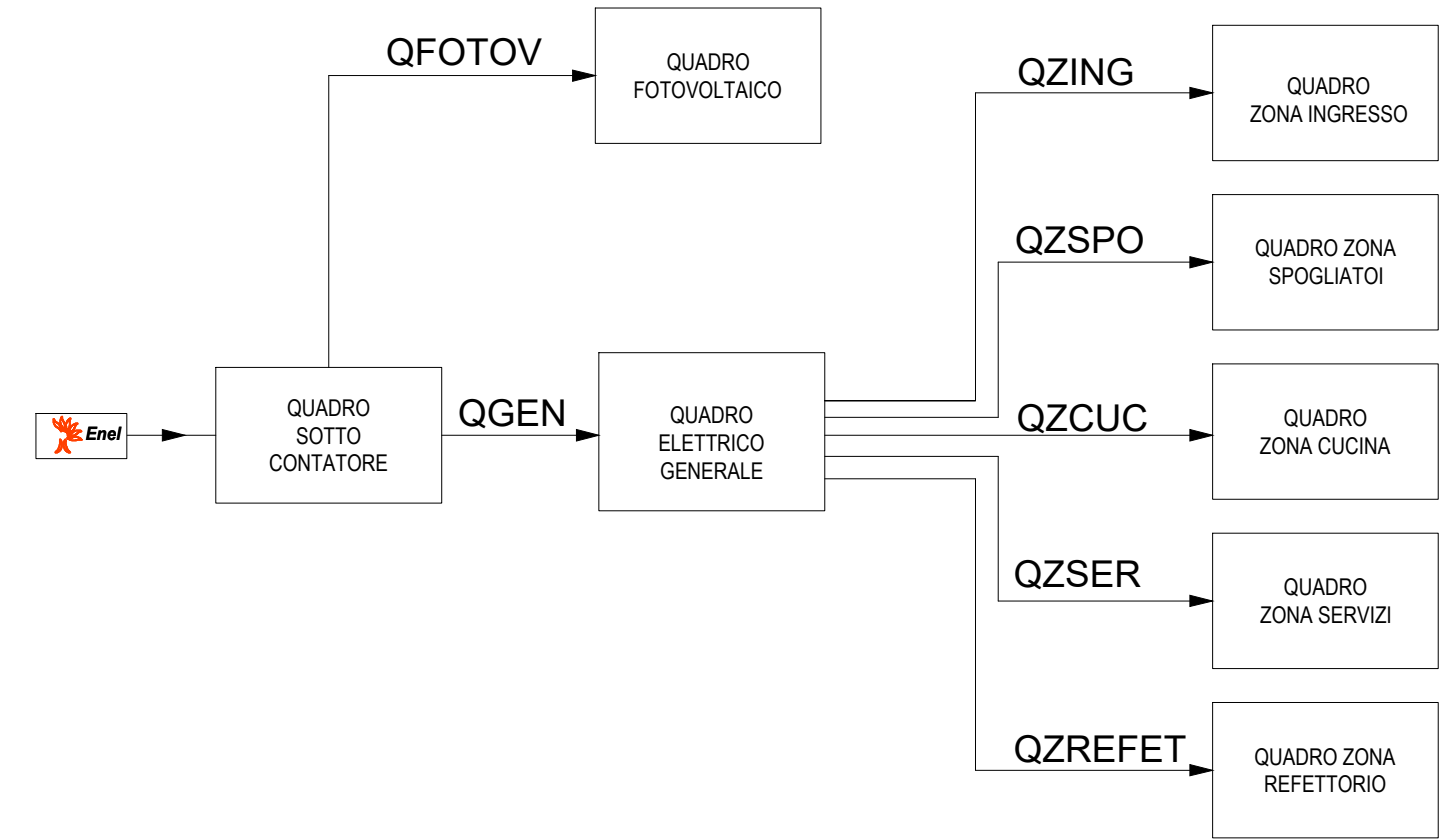

TIPOLOGIA CARTELLI

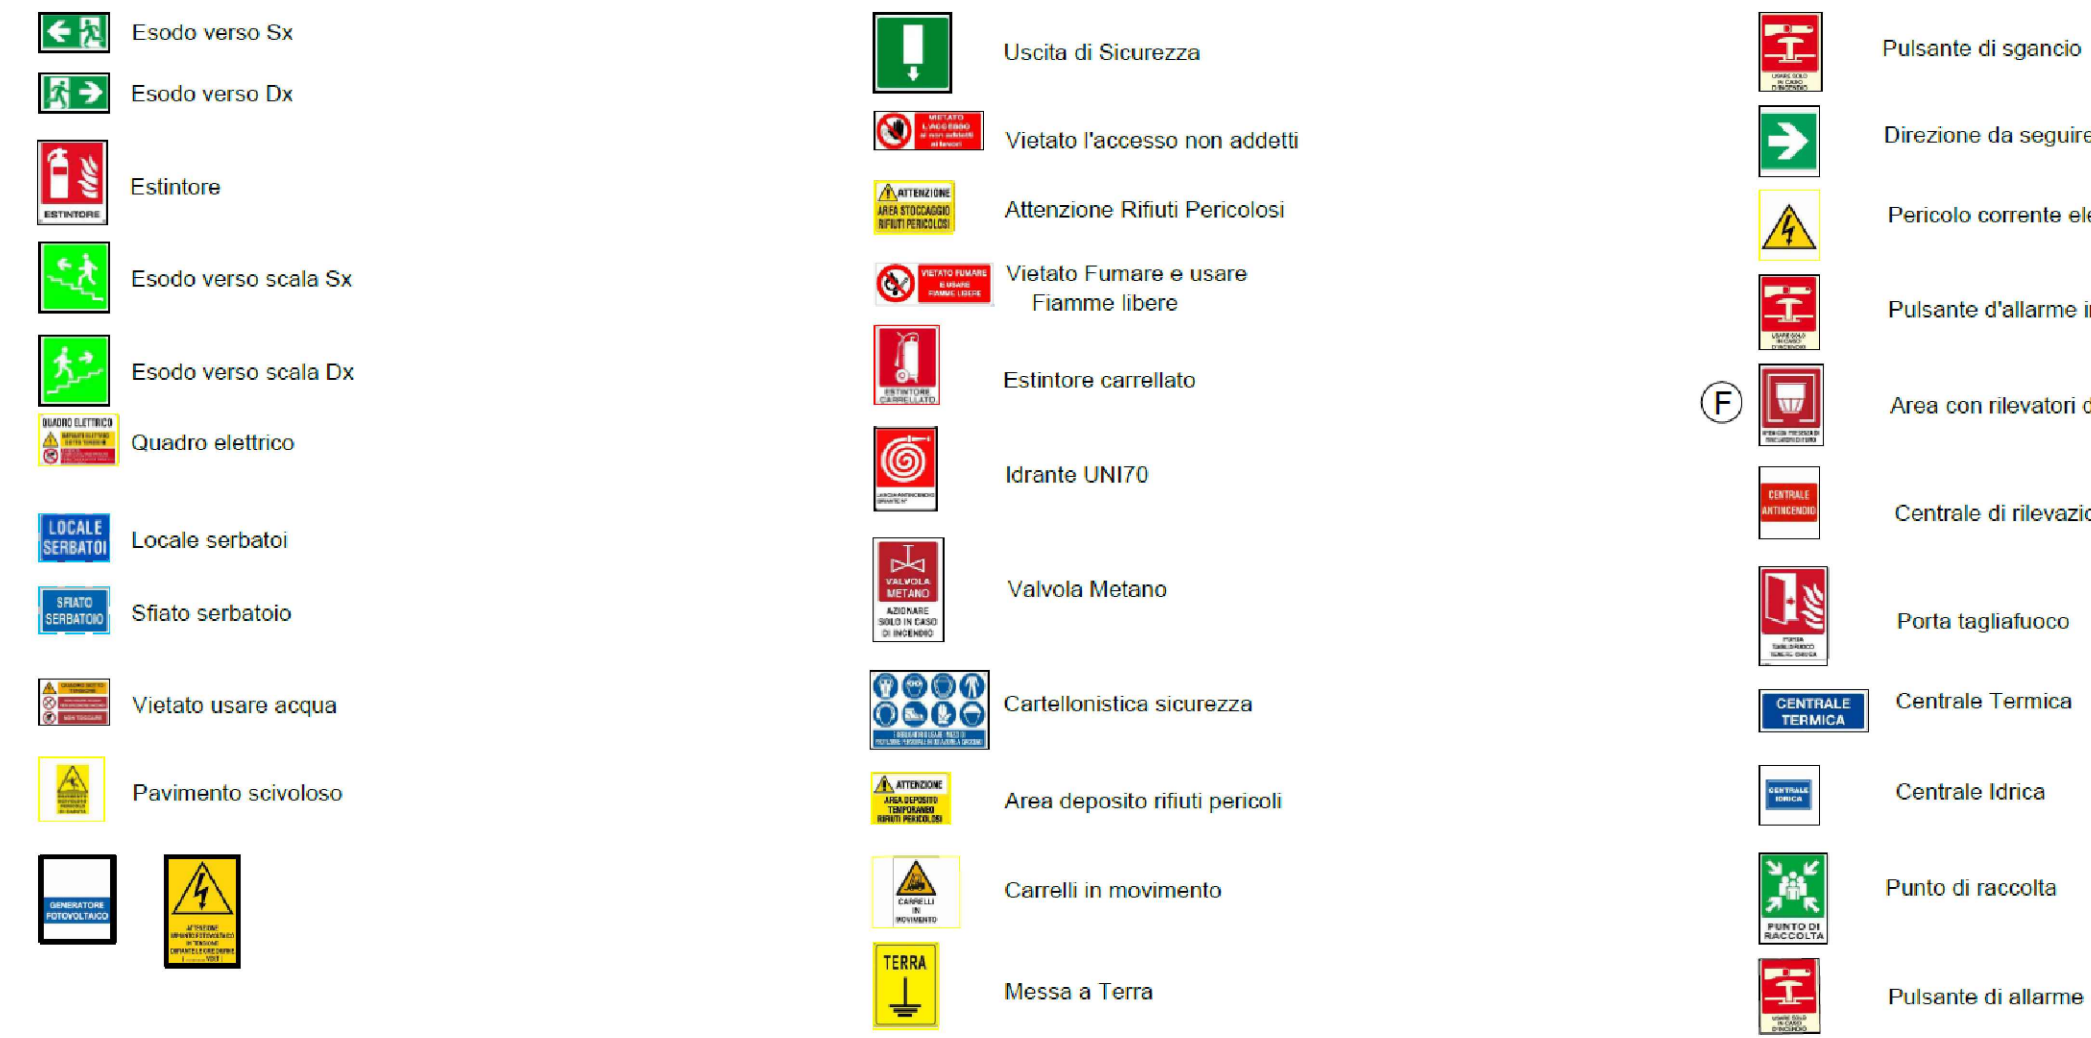

PROGETTO DEFINITIVO-ESECUTIVO AGGIORNATO

CODIFICA ELABORATO				DATA LUGLIO 2023			
22 008		01	VF	02	00	SCALA 1:100	
OGGETTO ELABORATO							
MISURE DI PREVENZIONE INCENDI							
Linee elettriche sistemi di rilevazioni antincendio							
REDATTO		DATA (aa / mm / gg)		CONTROLLATO	Ing. G. Rizzo	APPROVATO	Ing. C. Giuffrida
PUNTI DOCUMENTATI: NON PUNTI: ESAMI APPROVATI: OMOLOGATO A TAVOLA PRESENTATA AUTORIZZAZIONE SCELTA DEI PROGETTI:						MODALITA'	